


| MAPA DO CELÓW PROJEKTOWYCH 8 (9) | |
|---|--|
| Oznaczenie kancelaryjne zgłoszenia pracy geodezyjnej | GK.BG.6640.519.2016.BG2 |
| Nazwa miejscowości | BYSTRZYCA KŁODZKA |
| Jednostka ewidencyjna | identyfikator: 020806_5 nazwa: Bystrzyca Kłodzka - miasto |
| Obwód ewidencyjny | identyfikator: 0004_0002 nazwa: Niedźwiedza, Centrum |
| Skala mapy | 1:500 482.223.0443, 092 |
| Nazwa układu współrzędnych | prostokątnych płaskich układu wysokości 1985/4 |
| Oznaczenie granic obszaru, który był przedmiotem aktualizacji | Kroszstadt 60 |
| Informacja o służebnościach gruntowych mających wpływ na zagospodarowanie gruntów, zlokalizowanych w granicach projektowanej inwestycji | Nie badano |
| Data opracowania mapy | 20.07.2016 r. |

BIURO USŁUG GEODEZYJNYCH
Józef Bogusławski
 57-500 BYSTRZYCA KŁ., ul. Mickiewicza 8
 NIP 881-100-28-18 REGON 890366298
 tel. 721 295 895, 508 292 940

geodeta uprawniony
 który opracował mapę

GEODETA UPRAWNIONY
mgr inż. Józef Bogusławski
 57-500 BYSTRZYCA KŁ., ul. Strzałka 30
 Upr. Nr 6542 z dnia 22.06.1990 r.
 wejd. przez MGPIB
 tel. 721 295 895, 508 292 940

Nie wyklucza się istnienia w terenie innych nie wykazanych na mapie urządzeń podziemnych nie zgłoszonych do inwentaryzacji lub o których brak informacji w instytucjach branżowych.

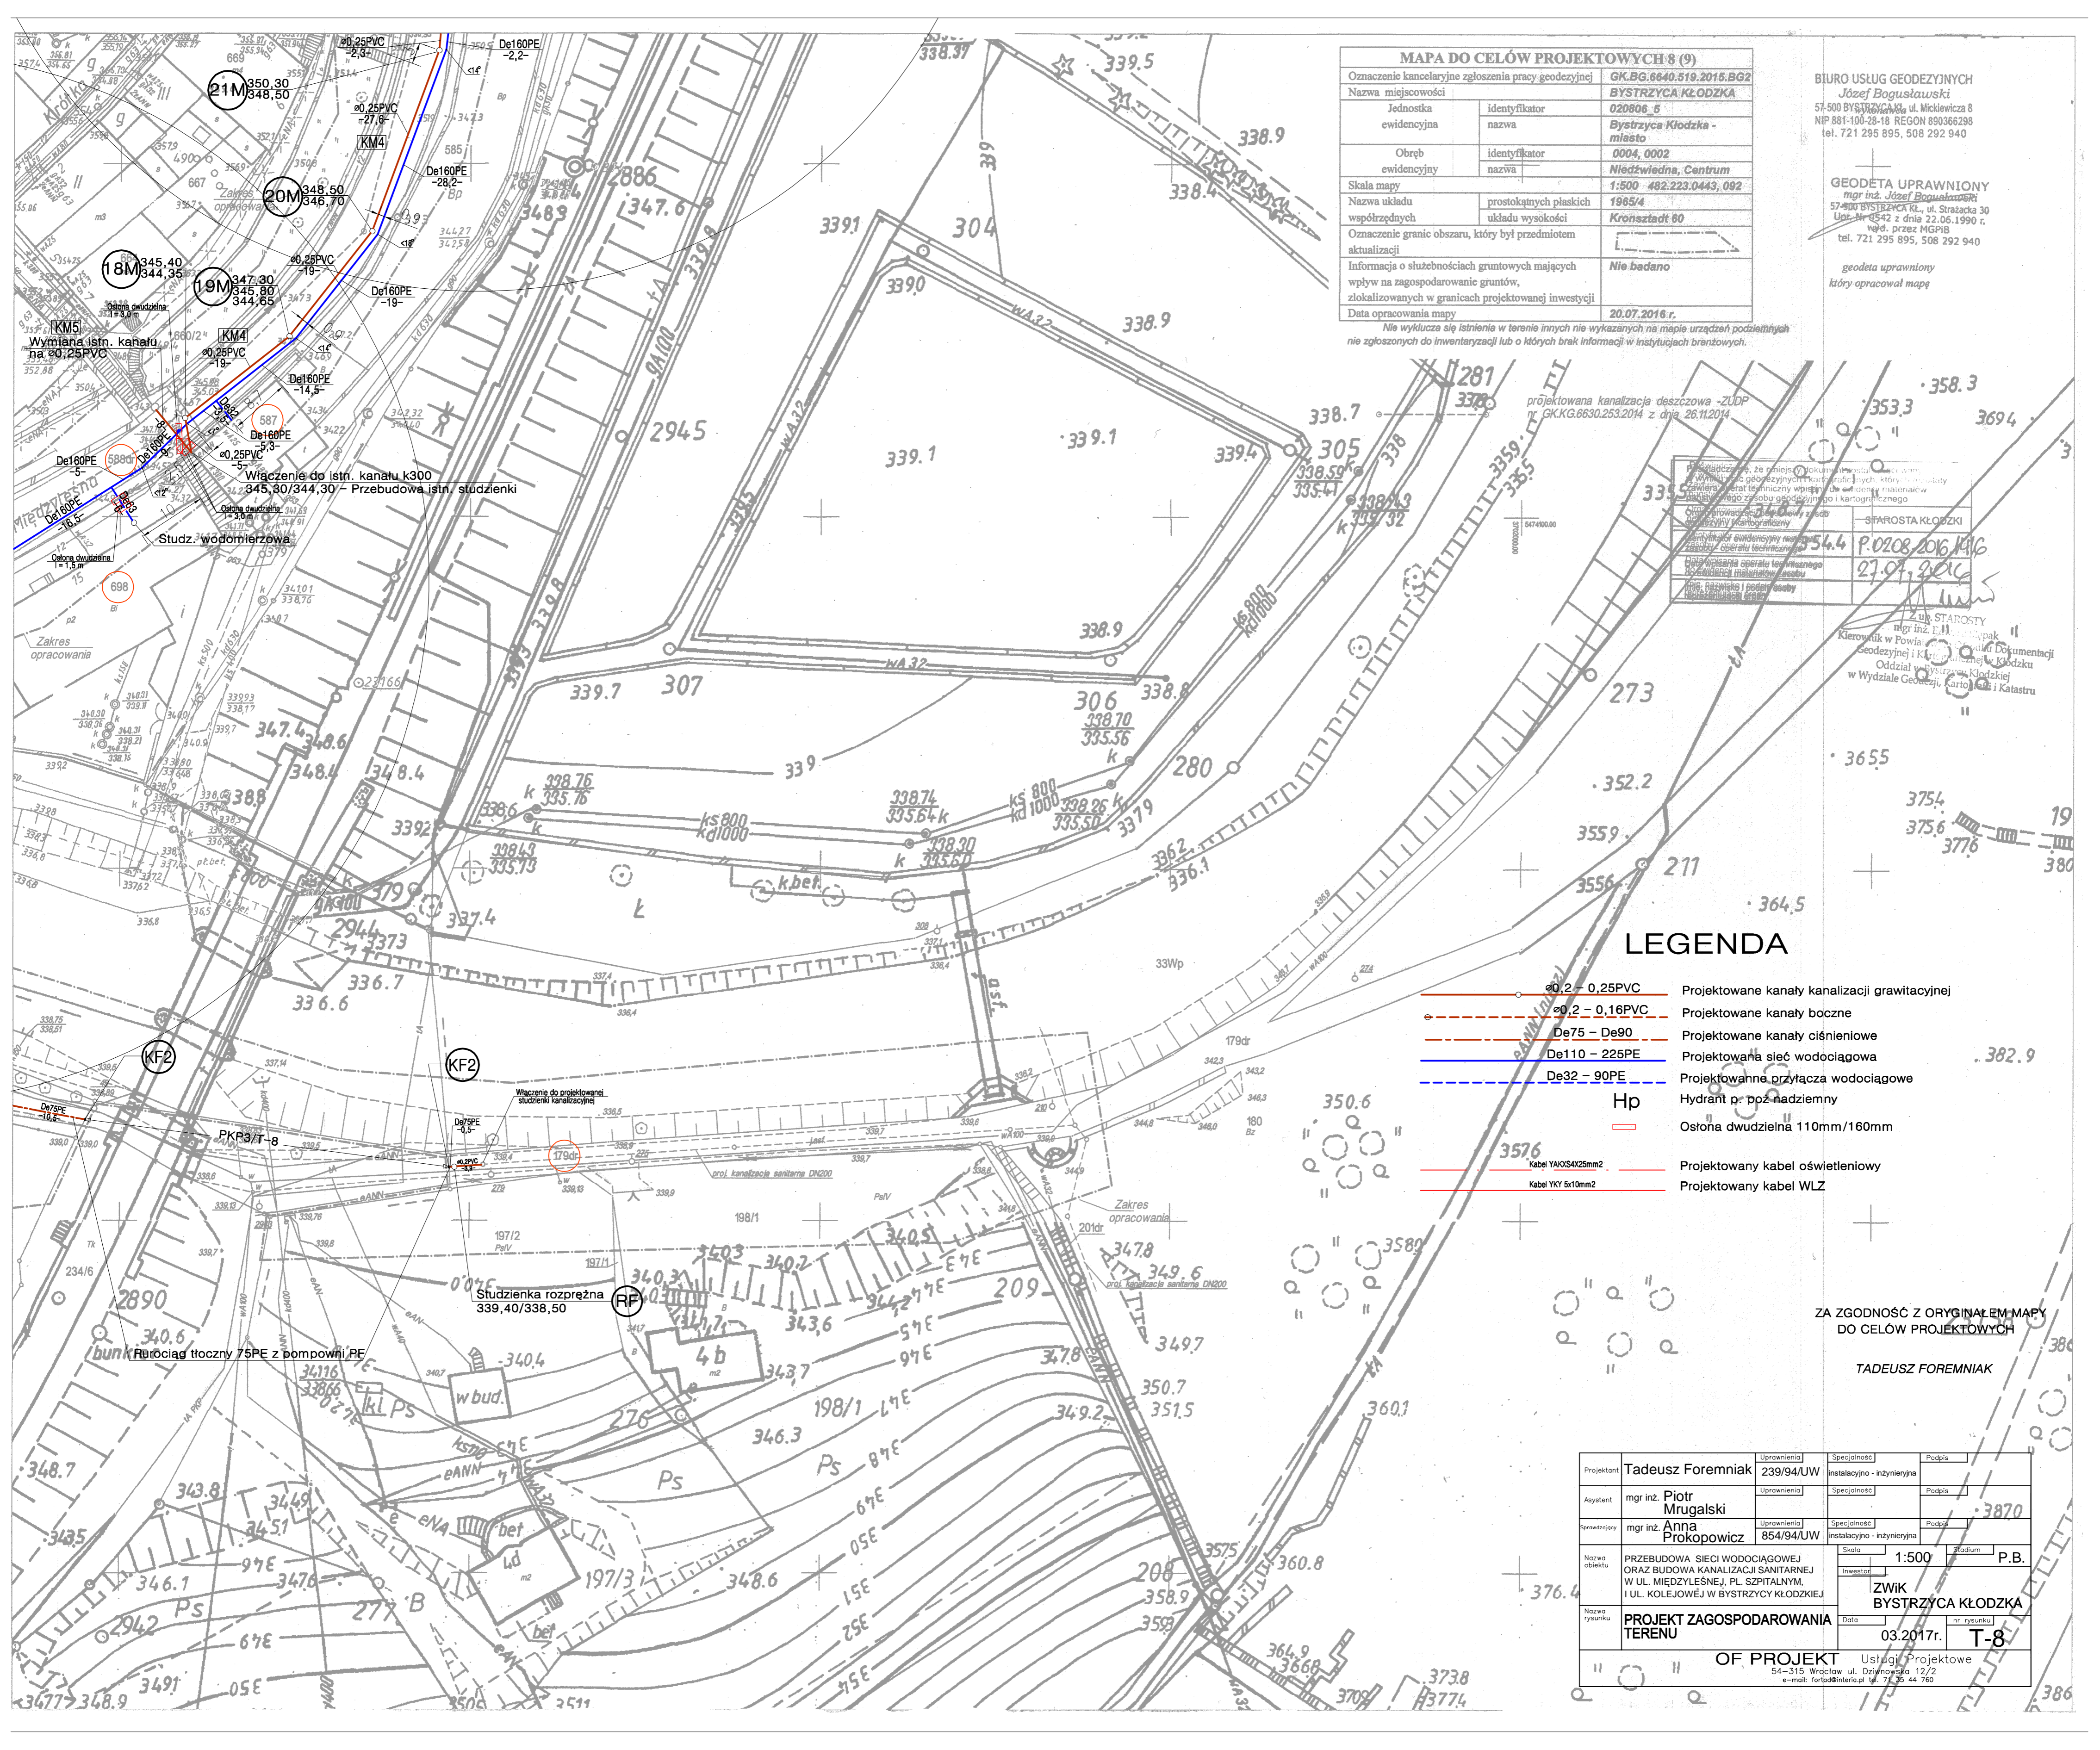

Projektant: mgr inż. Józef Bogusławski
 Kierownik: mgr inż. Anna Prokopowicz
 Data: 20.07.2016 r.
 Skala: 1:500
 Tytuł: PROJEKT ZAGOSPODAROWANIA TERENU

LEGENDA

- ø0,2 - 0,25PVC Projektowane kanały kanalizacji grawitacyjnej
- ø0,2 - 0,16PVC Projektowane kanały boczne
- De75 - De90 Projektowane kanały ciśnieniowe
- De110 - 225PE Projektowana sieć wodociągowa
- De32 - 90PE Projektowane przyłącza wodociągowe
- Hp Hydrant p. poz. nadziemny
- Ostona dwudzielna 110mm/160mm
- Kabel YAKOS4x25mm2 Projektowany kabel oświetleniowy
- Kabel YKY 5x10mm2 Projektowany kabel WLZ

ZA ZGODNOŚĆ Z ORYGINAŁEM MAPY DO CELÓW PROJEKTOWYCH

TADEUSZ FOREMNIAK

| | | | | | | | | |
|---------------|--|-------------|-----------|-------------|----------------------------|-----------|------------|------|
| Projektant | Tadeusz Foremniak | Uprawnienia | 239/94/UW | Specjalność | Instalacyjno - inżynierska | Podpis | | |
| Asystent | mgr inż. Piotr Mrugański | Uprawnienia | | Specjalność | | Podpis | | |
| Sprawdzający | mgr inż. Anna Prokopowicz | Uprawnienia | 854/94/UW | Specjalność | Instalacyjno - inżynierska | Podpis | | |
| Nazwa obiektu | PRZEBUDOWA SIĘCI WODOCIĄGOWEJ ORAZ BUDOWA KANALIZACJI SANITARNEJ W UL. MIEDZYLEŚNEJ, PL. SZPITALNYM, I UL. KOLEJOWEJ W BYSTRZYCY KŁODZKIEJ | | | | Skala | 1:500 | Podium | P.B. |
| Nazwa rysunku | PROJEKT ZAGOSPODAROWANIA TERENU | | | | Data | 03.2017r. | nr rysunku | T-8 |

OF PROJEKT Usługi Projektowe
 54-315 Wrocław ul. Działyńskiego 12/2
 e-mail: fortad@interia.pl tel. 71 35 44 760